


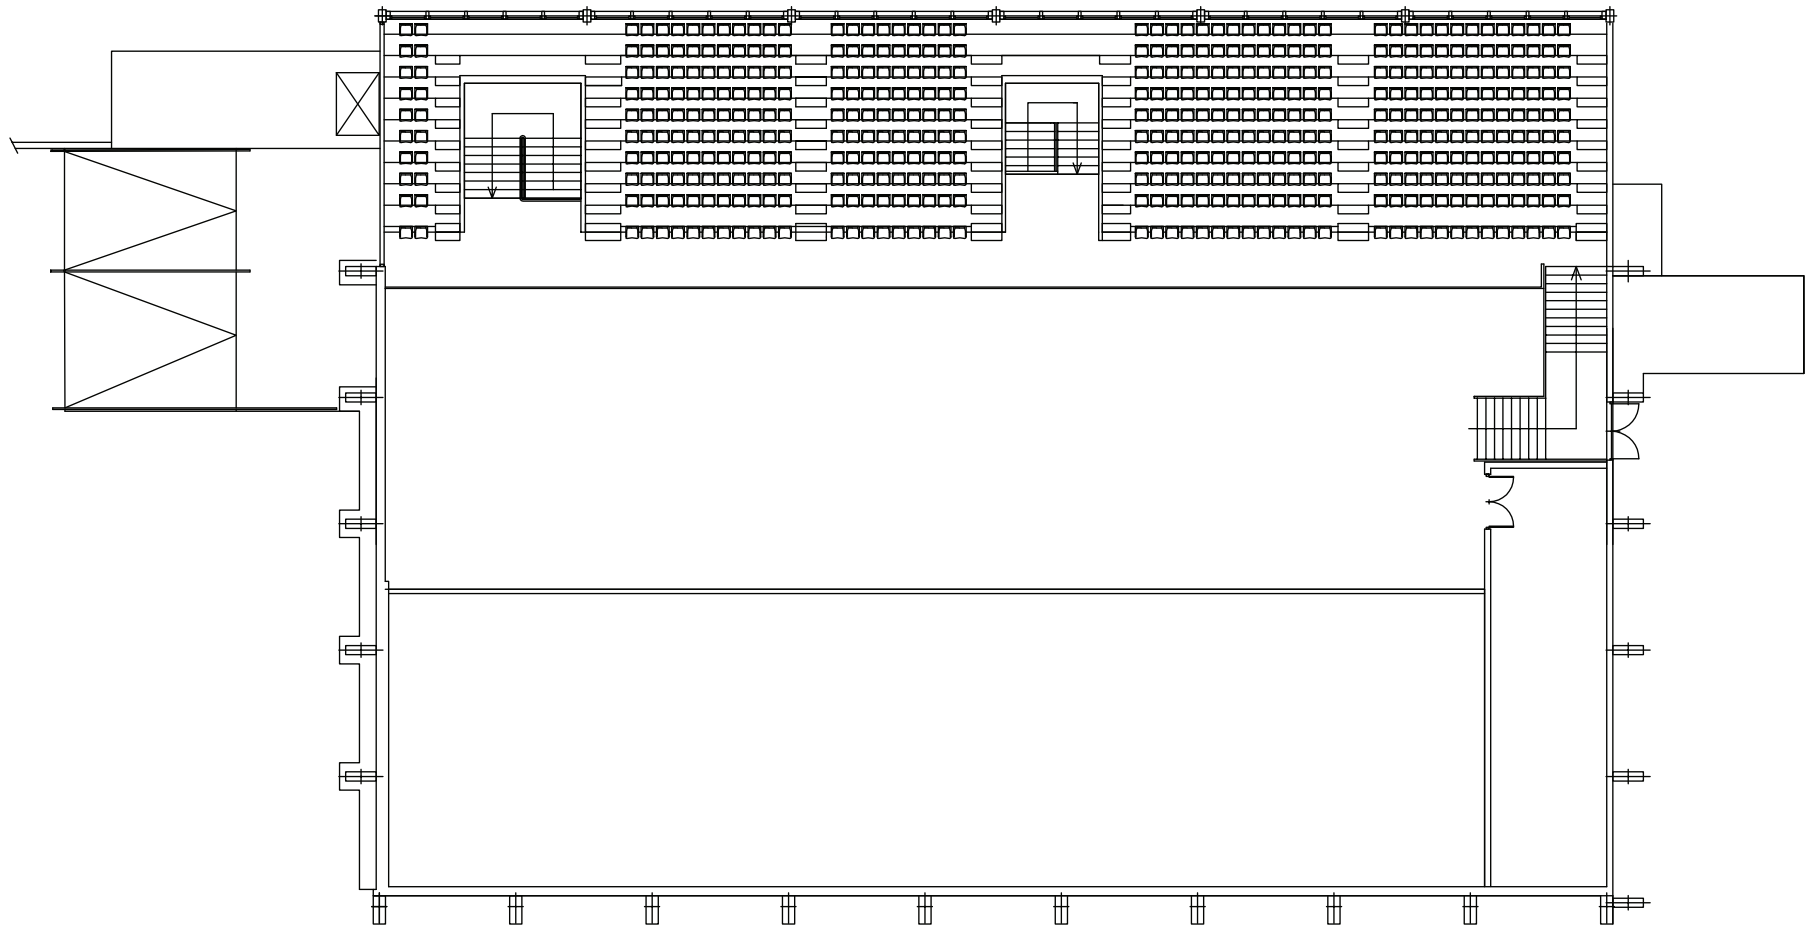


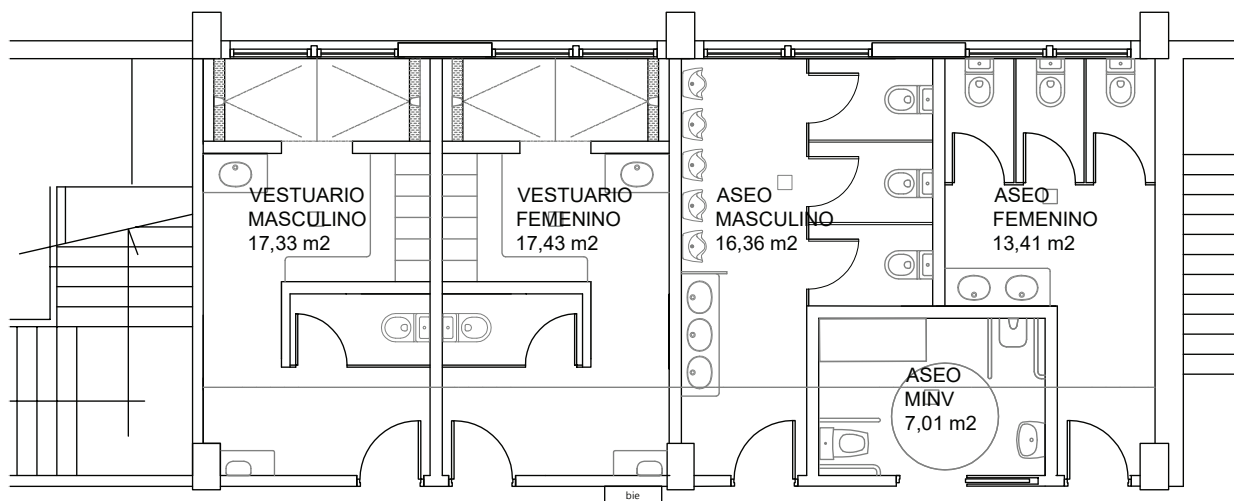


ESPEDIENTE EXPEDIENTE	DOCUMENTACIÓN FIN DE OBRA DE LA REMODELACIÓN DEL FRONTÓN MUNICIPAL DE LAS LLANAS -SESTAO-	VIVEro CREATivo arquitectos ASIER BARREDO VICENTE ARQUITECTO COLEGIADO Nº 3.395 COAVN	PLANO BAJA PLANO PLANO	ZK. / N° 001	ESKALA ESCALA 1/175
OHARPENAK OBSERVACIONES					DATA FECHA DICIEMBRE 2020

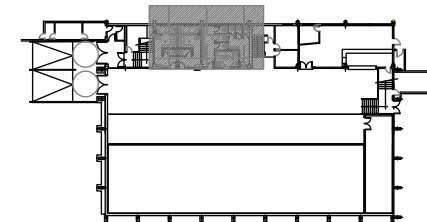

ESPEDIENTE EXPEDIENTE	DOCUMENTACIÓN FIN DE OBRA DE LA REMODELACIÓN DEL FRONTÓN MUNICIPAL DE LAS LLANAS -SESTAO-	VIVeRo CReAtivo arquitectos 	PLANTA GRADERÍO	ZK. / N° 002	ESKALA ESCALA 1/175
OHARRENAK OBSERVACIONES					DATA FECHA DICIEMBRE 2020

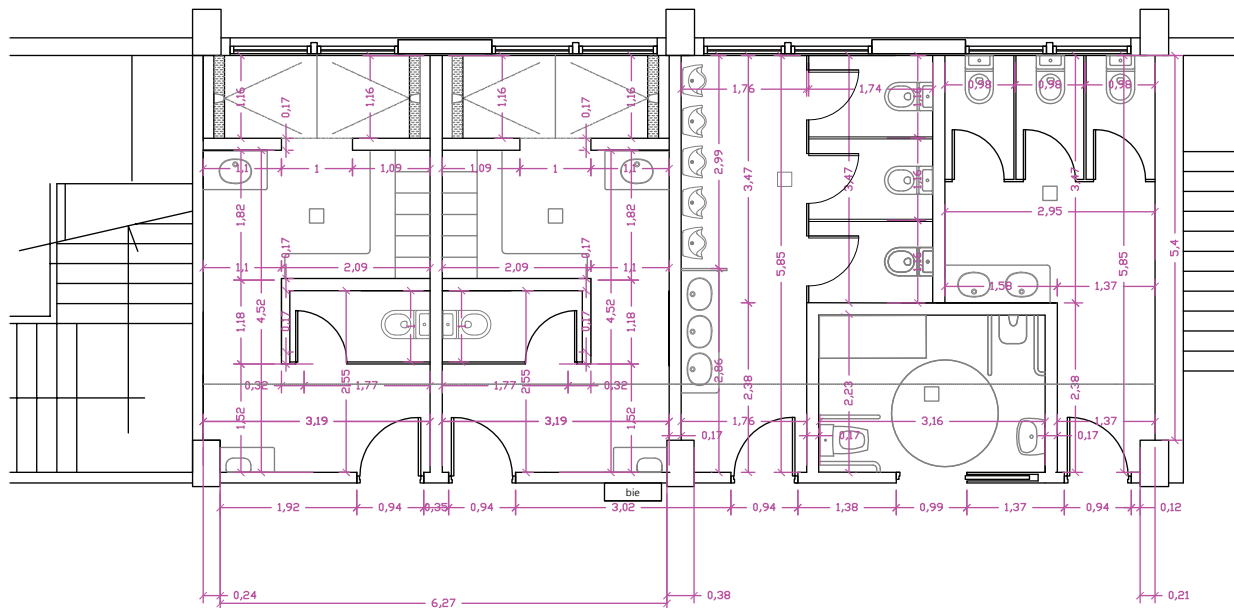


ESPEDIENTE EXPEDIENTE	DOCUMENTACIÓN FIN DE OBRA DE LA REMEDIACIÓN DEL FRONTAL MUNICIPAL DE LAS LLANAS -SESTAO-	VIVEro CREATIVO arquitectos ASIER BARREDO VICENTE ARQUITECTO COLEGIADO Nº 3.395 COAVN	PLANO PLANO	ZK. / N° 003	ESKALA ESKALA 1/75
OCHARRENK OBSERVACIONES					DATA FECHA DICIEMBRE 2020

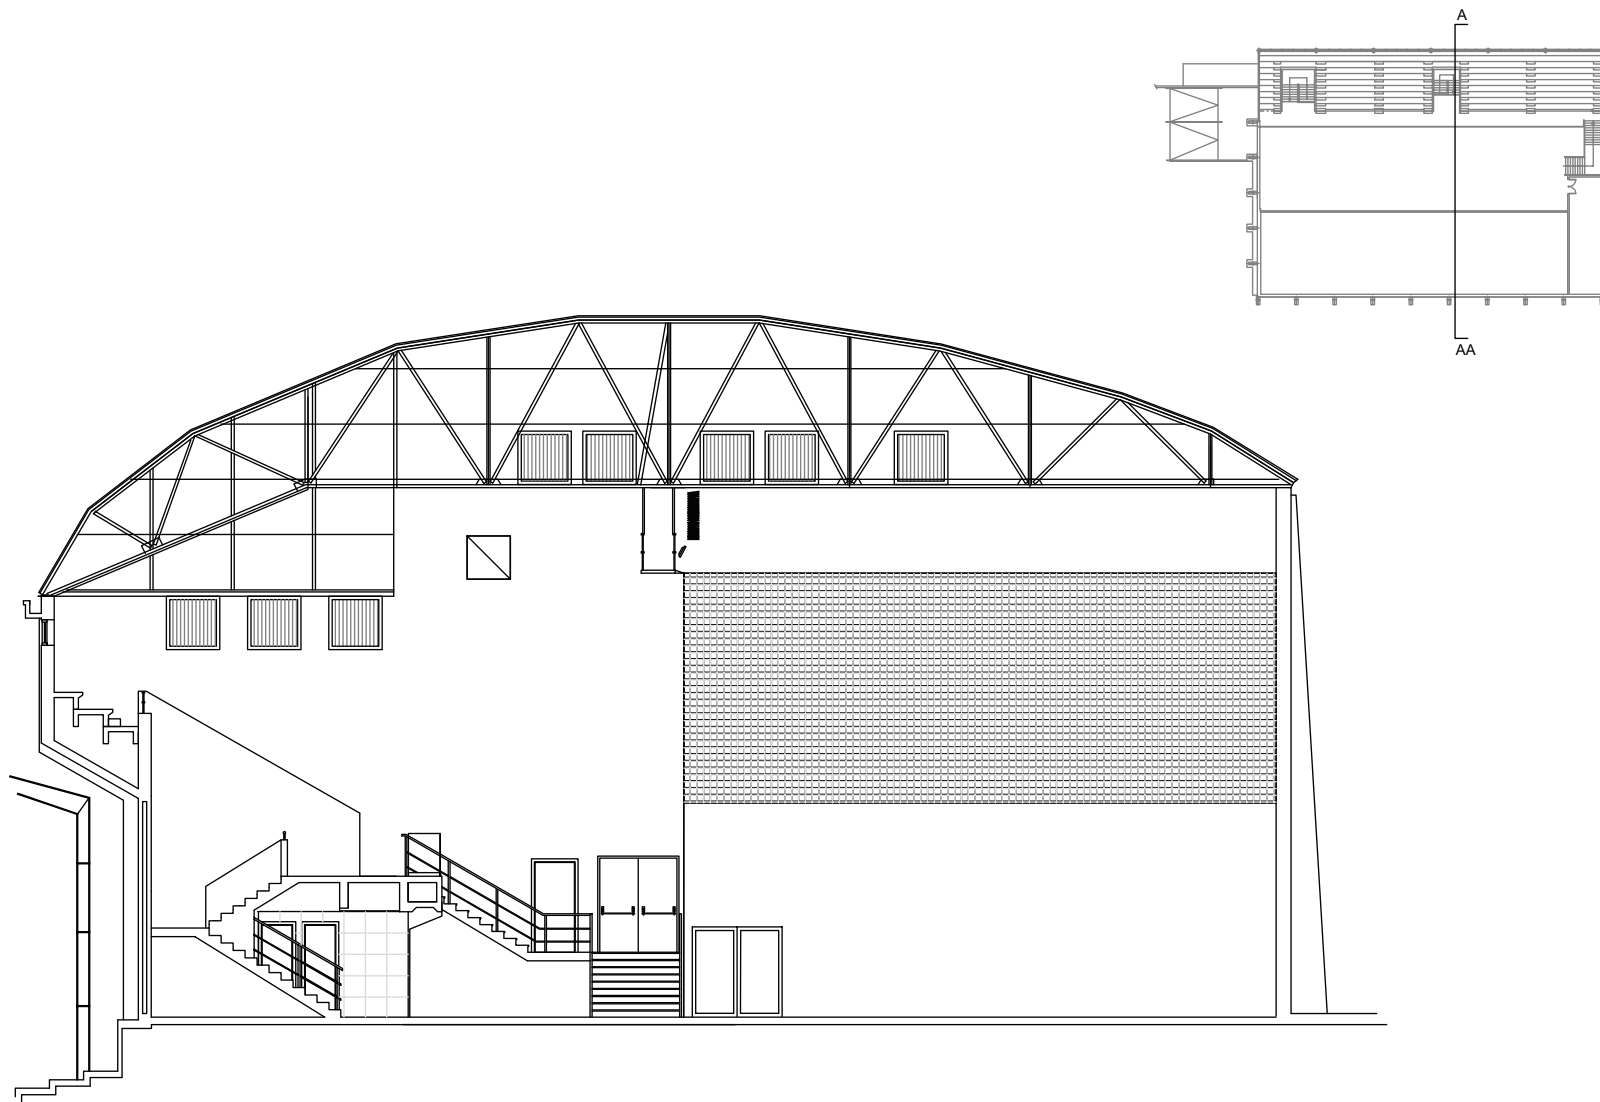


SECCIÓN A- AA

ESPEDIENTE EXPEDIENTE	DOCUMENTACIÓN FIN DE OBRA DE LA REMODELACIÓN DEL FRONTÓN MUNICIPAL DE LAS LLANAS -SESTAO-	VIVEro CREATIVO arquitectos ASIER BARREDO VICENTE ARQUITECTO COLEGIADO Nº 3.395 COAVN	PLANO PLANO	ZK. / N° 004	ESKALA ESCALA 1/125
OHARRENAK OBSERVACIONES					DATA FECHA DICIEMBRE 2020


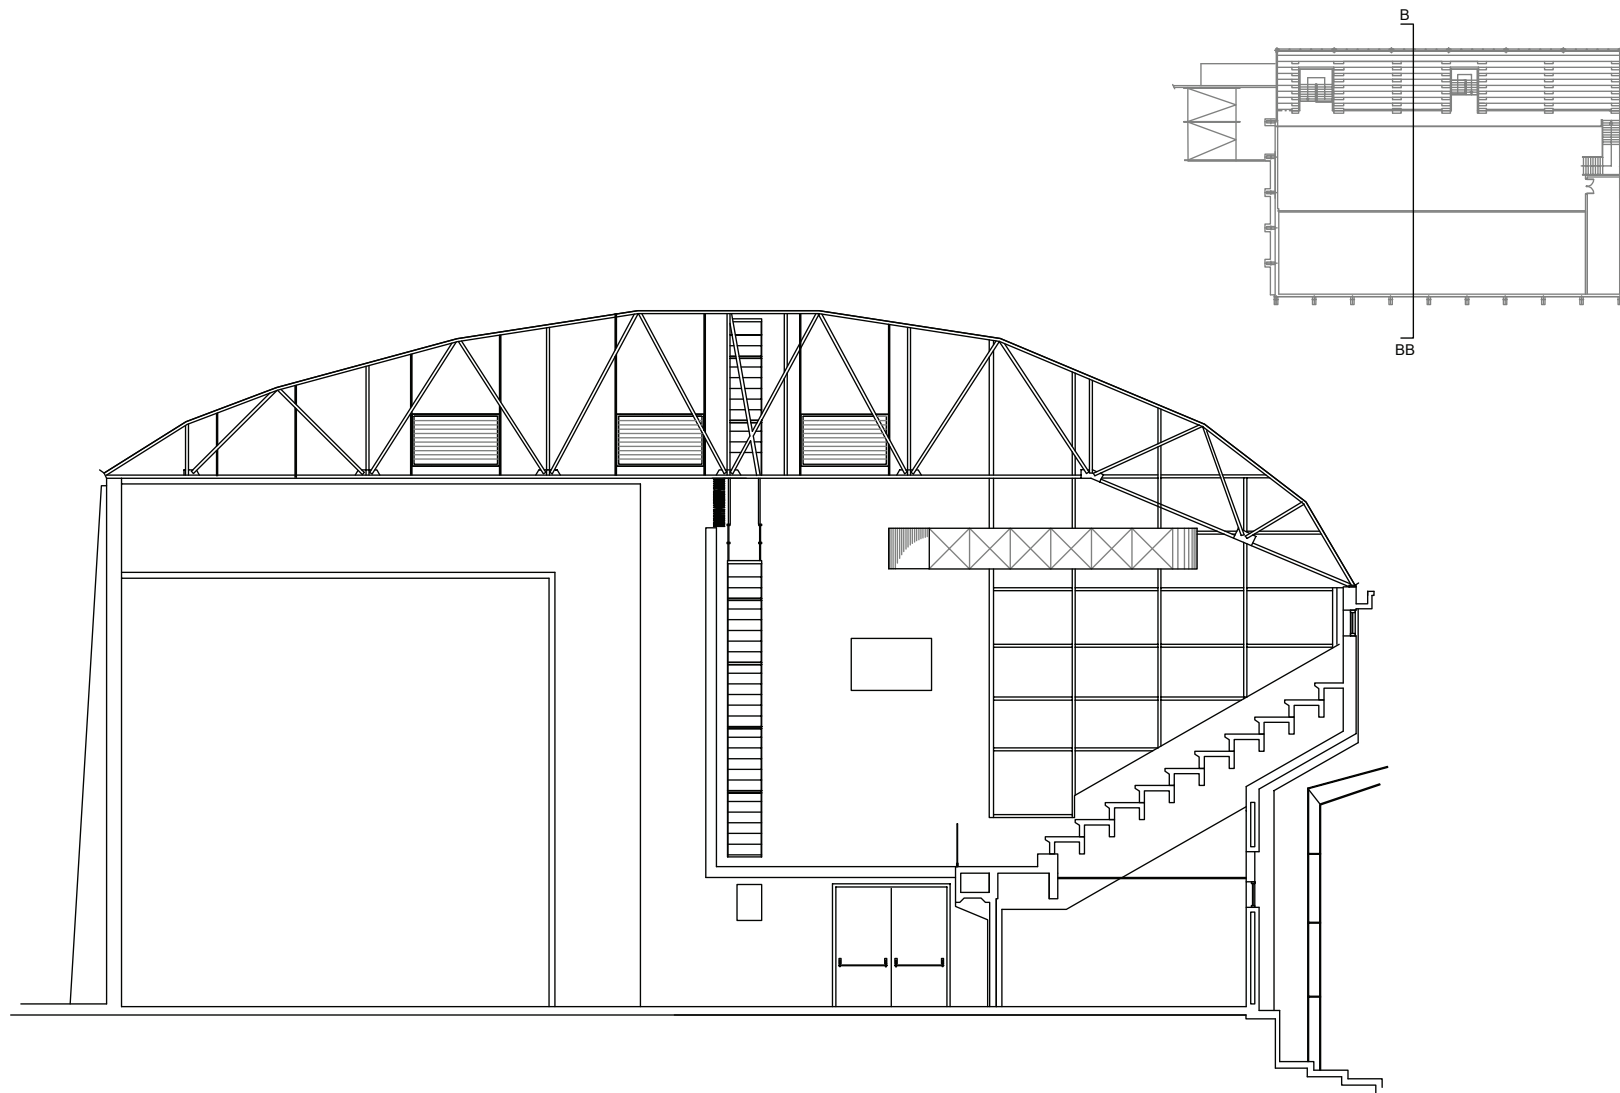


SECCIÓN B - BB

ESPEDIENTE EXPEDIENTE	DOCUMENTACIÓN FIN DE OBRA DE LA REMODELACIÓN DEL FRONTÓN MUNICIPAL DE LAS LLANAS -SESTAO-	VIVERo CREATIVO arquitectos ASIER BARREDO VICENTE ARQUITECTO COLEGIADO Nº 3.395 COAVN	SECCIÓN B-BB. PLANO PLANO	ZK. / N° 005	ESKALA ESCALA 1/125
OHARRENAK OBSERVACIONES					DATA FECHA DICIEMBRE 2020

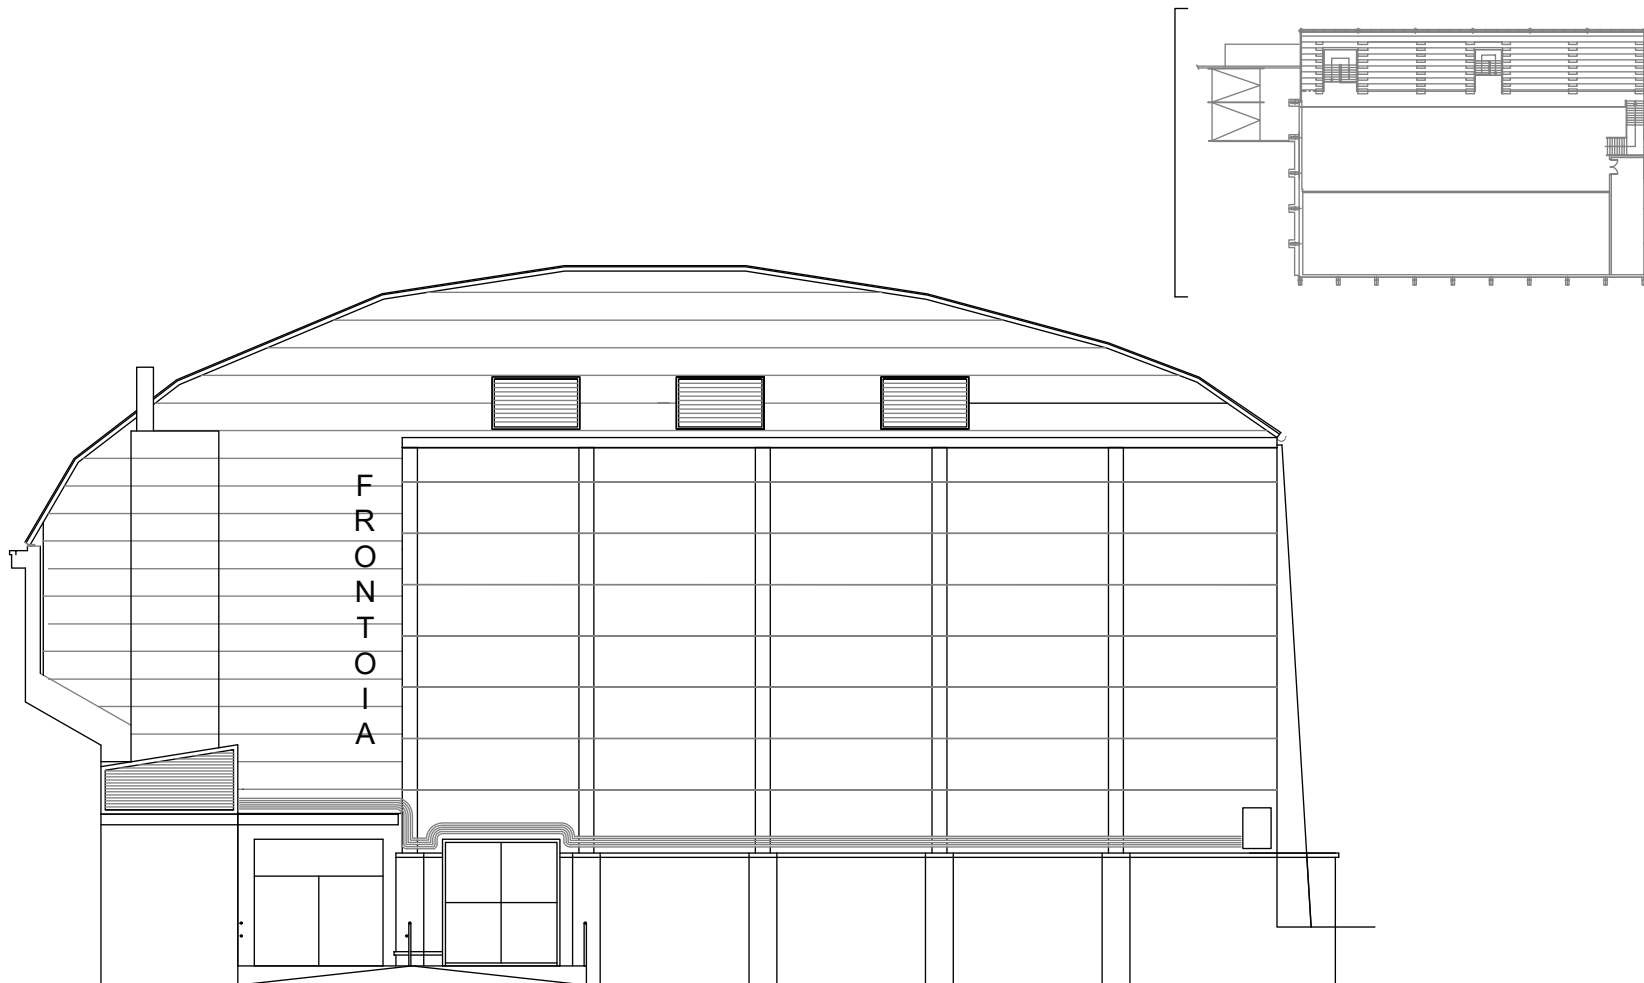


EXPEDIENTE EXPEDIENTE	DOCUMENTACIÓN FIN DE OBRA DE LA REMODELACIÓN DEL FRONTÓN MUNICIPAL DE LAS LLANAS -SESTAO-	VIVEro CREATivo arquitectos ASIER BARREDO VICENTE ARQUITECTO COLEGIADO Nº 3.395 COAVN		ALZADO SUROESTE	ZK. / N° 006	ESKALA ESCALA 1/125
OHARRENAK OBSERVACIONES						DATA FECHA DICIEMBRE 2020

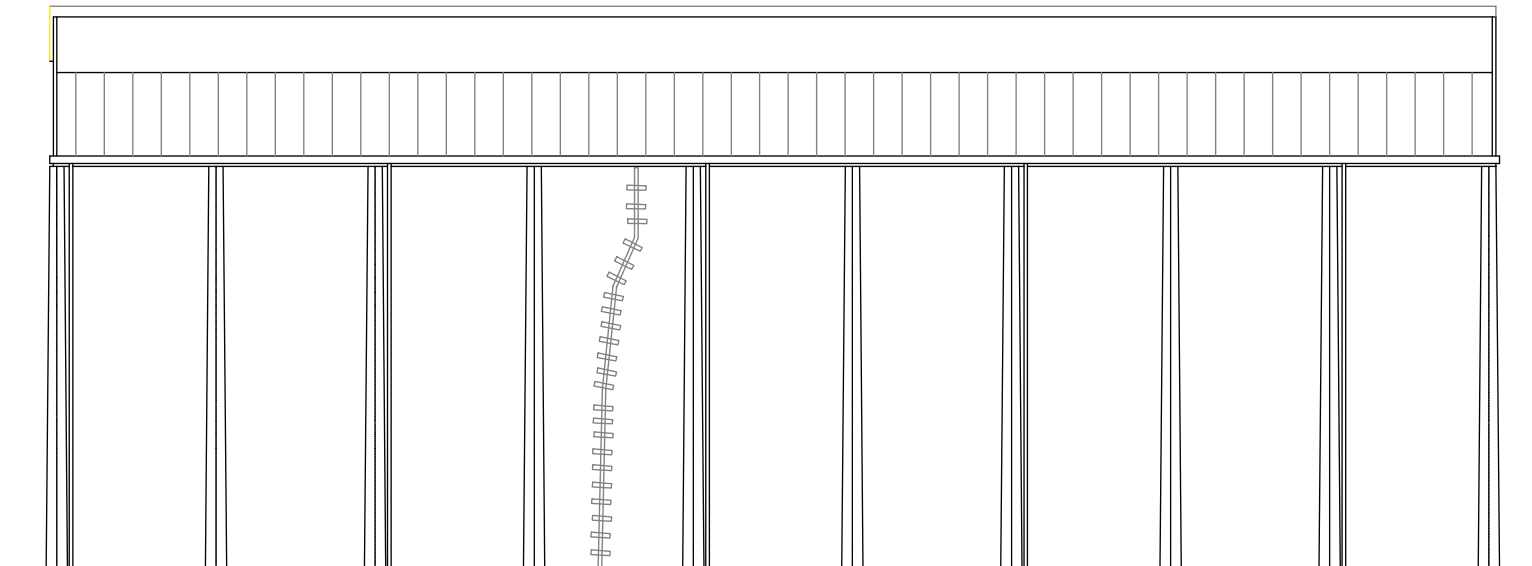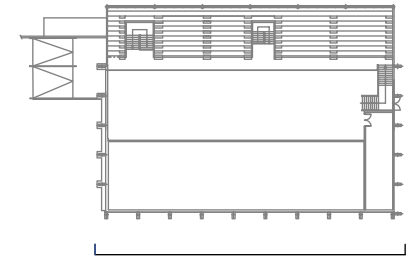


ESPEDIENTE EXPEDIENTE	DOCUMENTACIÓN FIN DE OBRA DE LA REMODELACIÓN DEL FRONTÓN MUNICIPAL DE LAS LLANAS -SESTAO-	VIVeRo CReAtivo arquitectos ASIER BARREDO VICENTE ARQUITECTO COLEGIADO Nº 3.395 COAVN	ALZADO SURESTE	ZK. / N° 007	ESKALA ESCALA 1/150
OHARRENAK OBSERVACIONES					DATA FECHA DICIEMBRE 2020

- Tubería de PVC Ø 125
- Tubería de PVC Ø 50
- Sumidero


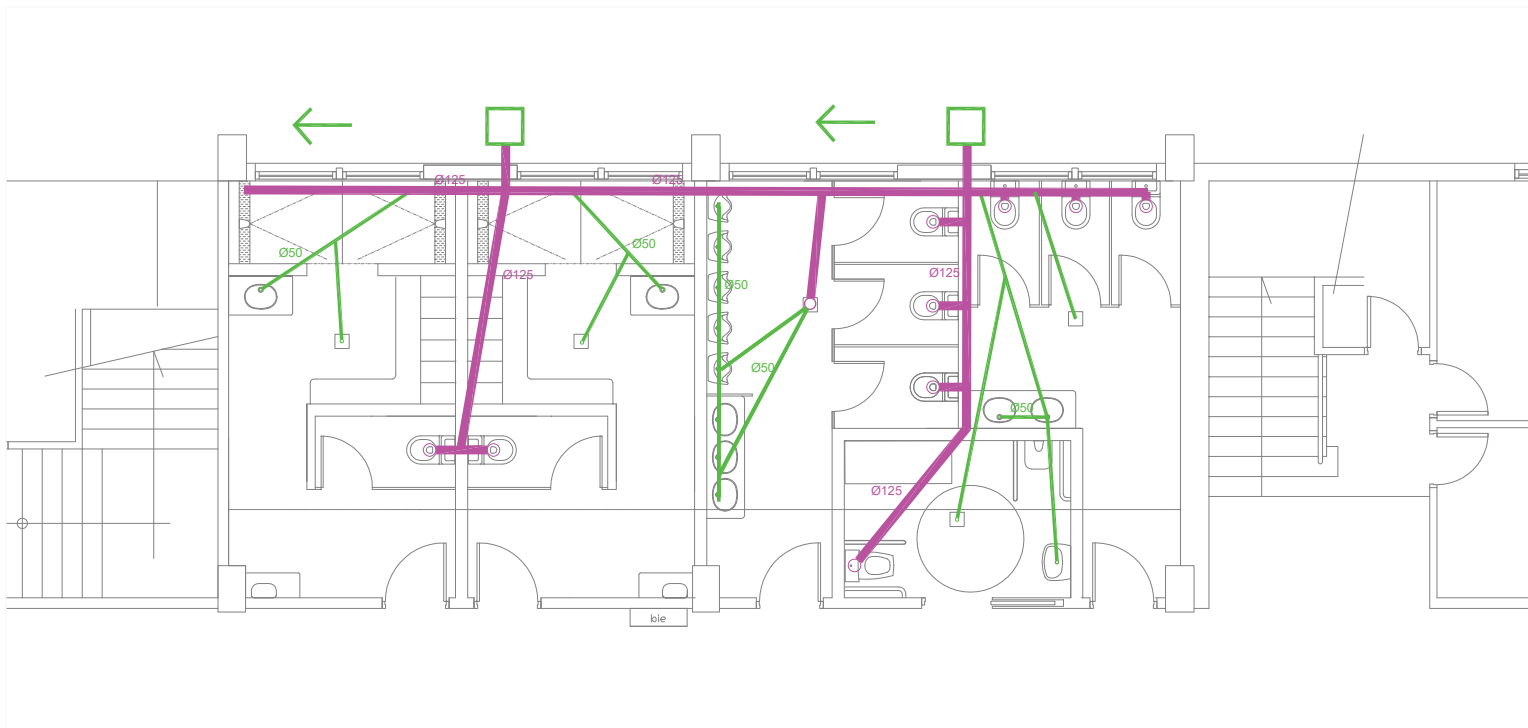


ESPEDIENTE EXPEDIENTE	DOCUMENTACIÓN FIN DE OBRA DE LA REMODELACIÓN DEL FRONTÓN MUNICIPAL DE LAS LLANAS -SESTAO-	VIVeRo CReAtivo arquitectos ASIER BARREDO VICENTE ARQUITECTO COLEGIADO Nº 3.395 COAVN	PLANO PLANO	PLANTA BAJA. INSTALACIÓN DE SANEAMIENTO.	ZK. / N° 008	ESKALA ESCALA E 1/75
						DATA FECHA DICIEMBRE 2020

- Conducto agua fría
- Conducto agua caliente
- V.M. Válvula mezcladora
- termo Termo acumulador
- ↔ Punto de agua
- ⋈ Llave de paso

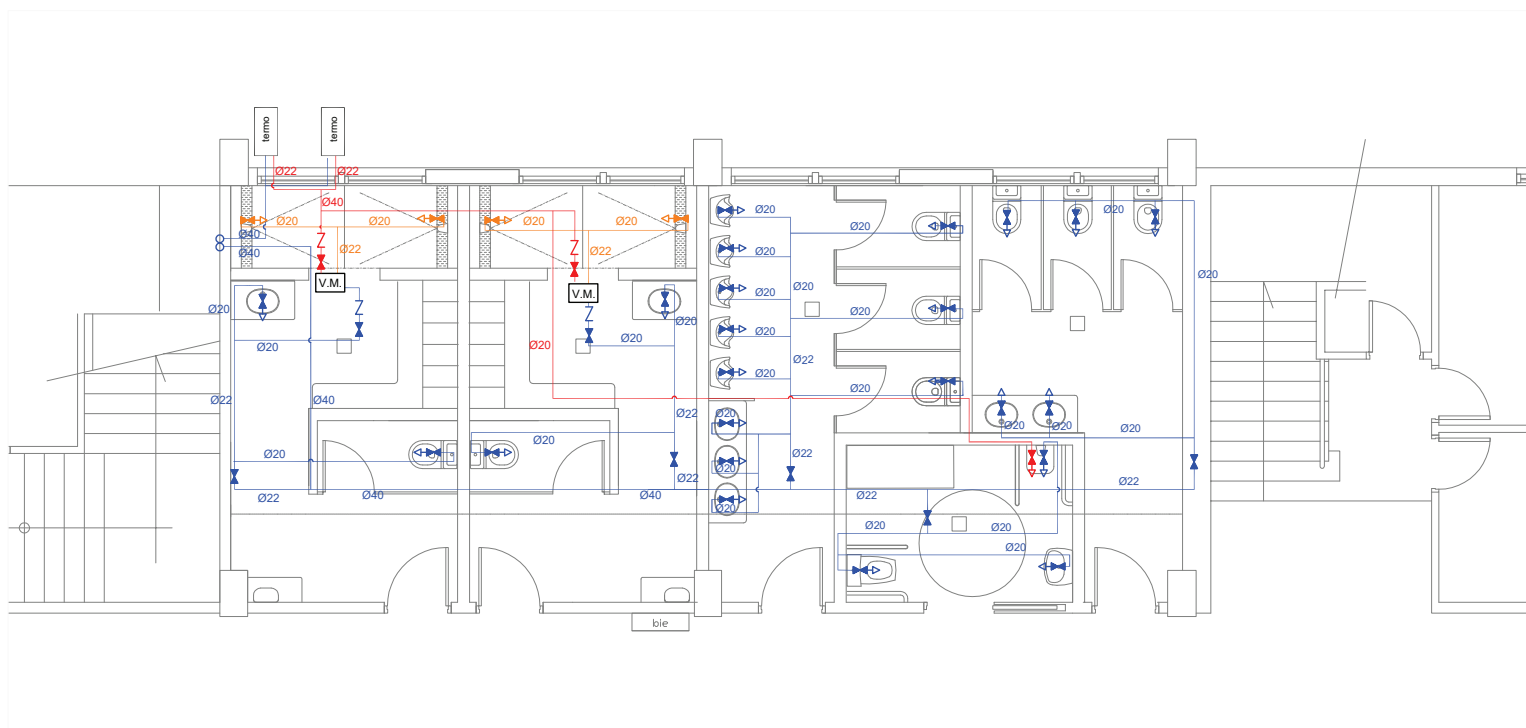

ESPEDIENTE EXPEDIENTE	DOCUMENTACIÓN FIN DE OBRA DE LA REMODELACIÓN DEL FRONTEÓN MUNICIPAL DE LAS LLANAS -SESTAO-	VIVEro CReativo arquitectos ASIER BARREDO VICENTE ARQUITECTO COLEGIADO Nº 3.395 COAVN	PLANTA BAJA, ASESOS Y VESTUARIOS. INSTALACIÓN DE FONTANERÍA	ZK. / N° 009	ESKALA ESCALA E 1/75
OHARPENAK OBSERVACIONES					DATA FECHA DICIEMBRE 2020

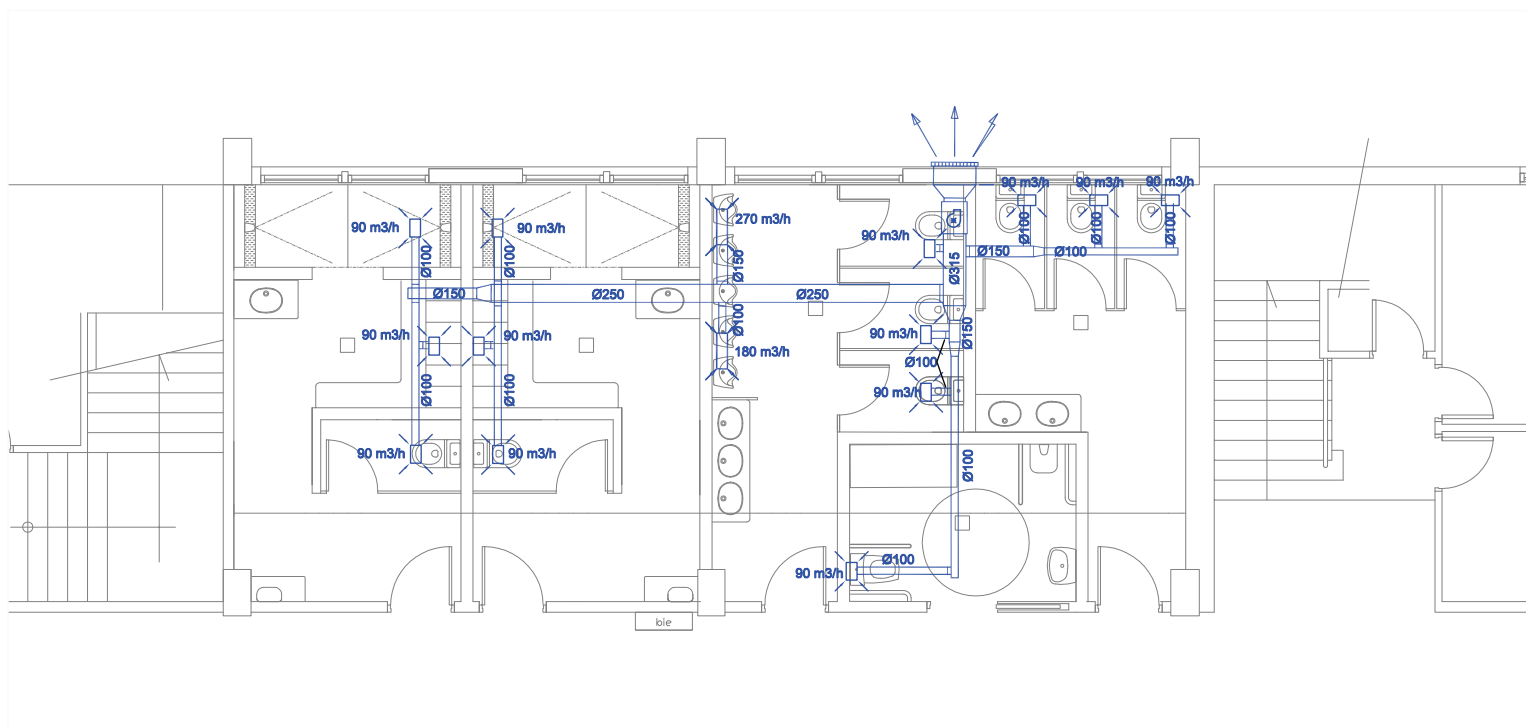 


ESPEDIENTE EXPEDIENTE	DOCUMENTACIÓN FIN DE OBRA DE LA REMODELACIÓN DEL FRONTÓN MUNICIPAL DE LAS LLANAS -SESTAO-	VIVEro CREATivo arquitectos ASIER BARREDO VICENTE ARQUITECTO COLEGIADO Nº 3.395 COAVN	PLANO PLANO	ZK. / N° 010	ESKALA ESCALA E 1/75
OHARPENAK OBSERVACIONES					DATA FECHA DICIEMBRE 2020



LEYENDA ELECTRICIDAD: FUERZA		LEYENDA ALUMBRADO: LUMINARIAS	
	TOMA DE CORRIENTE MONOFÁSICA		PUNTO DE LUZ EN TECHO
	INTERRUPTOR UNIPOLAR		APLIQUE
	DETECTOR DE PRESENCIA TECHO		LUMINARIA TIRA DE LEDs
	CONJUNTO DE PROTECCIÓN Y MEDIDA		PANTALLA ESTANCA
	CUADRO GENERAL DE MANDO Y PROTECCION		BALIZA
	CUADRO ELECTRICO SECUNDARIO CAFETERIA		PROYECTOR 250W HM

ESPEDIENTE EXPEDIENTE OHARPENAK OBSERVACIONES	DOCUMENTACIÓN FIN DE OBRA DE LA REMODELACIÓN DEL FRONTÓN MUNICIPAL DE LAS LLANAS -SESTAO-	VIVeRo CREAtivo arquitectos ASIER BARREDO VICENTE ARQUITECTO COLEGIADO Nº 3.395 COAVN		PLANO PLANO	PLANTA BAJA, INSTALACIÓN DE ALUMBRADO Y ELECTRICIDAD	ZK. / N° 011	ESKALA ESCALA E 1/150
							DATA FECHA DICIEMBRE 2020

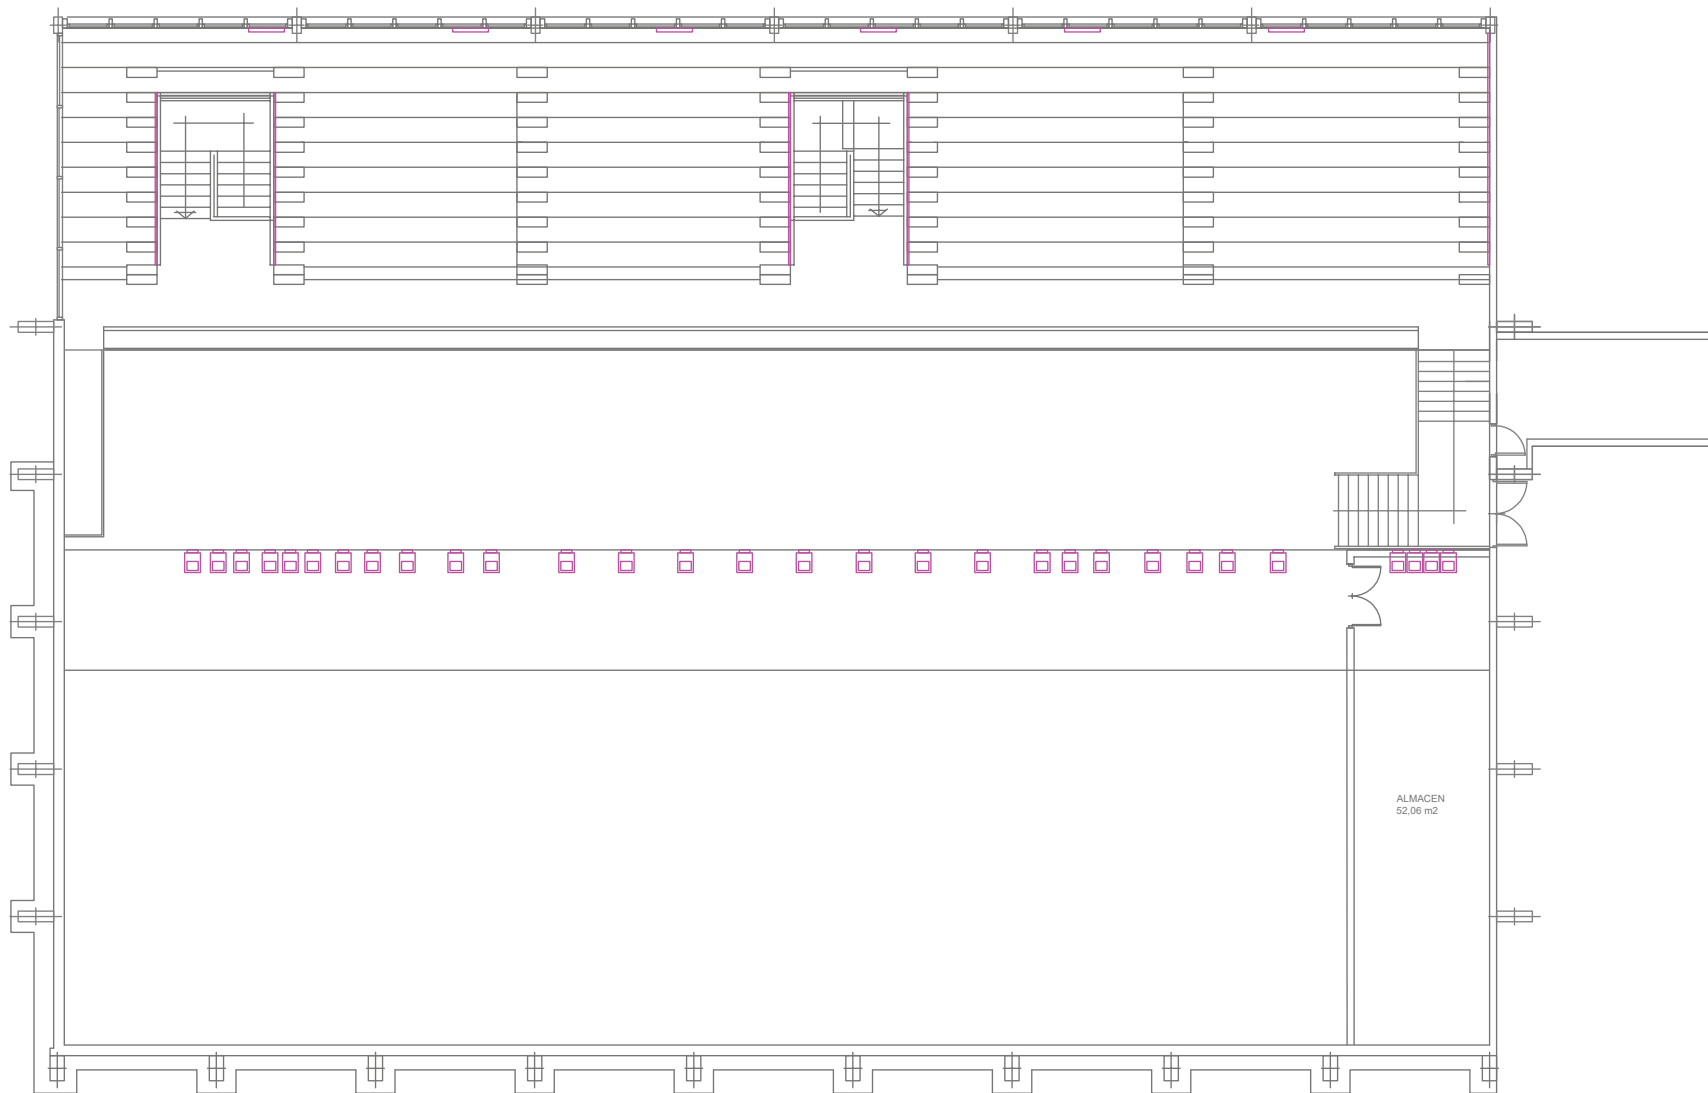


LEYENDA ELECTRICIDAD: FUERZA

-  TOMA DE CORRIENTE MONOFASICA
-  INTERRUPTOR UNIPOLAR
-  DETECTOR DE PRESENCIA TECHO
-  CUADRO GENERAL DE MANDO Y PROTECCION


LEYENDA ALUMBRADO: LUMINARIAS

-  PUNTO DE LUZ EN TECHO
-  LUMINARIA TIRA DE LEDS
-  PANTALLA ESTANCA
-  BALIZA
-  PROYECTOR 250W HM

EXPEDIENTE EXPEDIENTE	DOCUMENTACIÓN FIN DE OBRA DE LA REMODELACIÓN DEL FRONTÓN MUNICIPAL DE LAS LLANAS -SESTAO-	VIVEro CREATivo arquitectos ASIER BARRERO VICENTE ARQUITECTO COLEGIADO Nº 3.395 COAVN	PLANO PLANO PLANTA GRADERÍO. INSTALACIÓN DE ALUMBRADO Y ELECTRICIDAD	ZK. / N° 012	ESKALA ESCALA E 1/150
OCHARPENAK OBSERVACIONES					DATA FECHA DICIEMBRE 2020

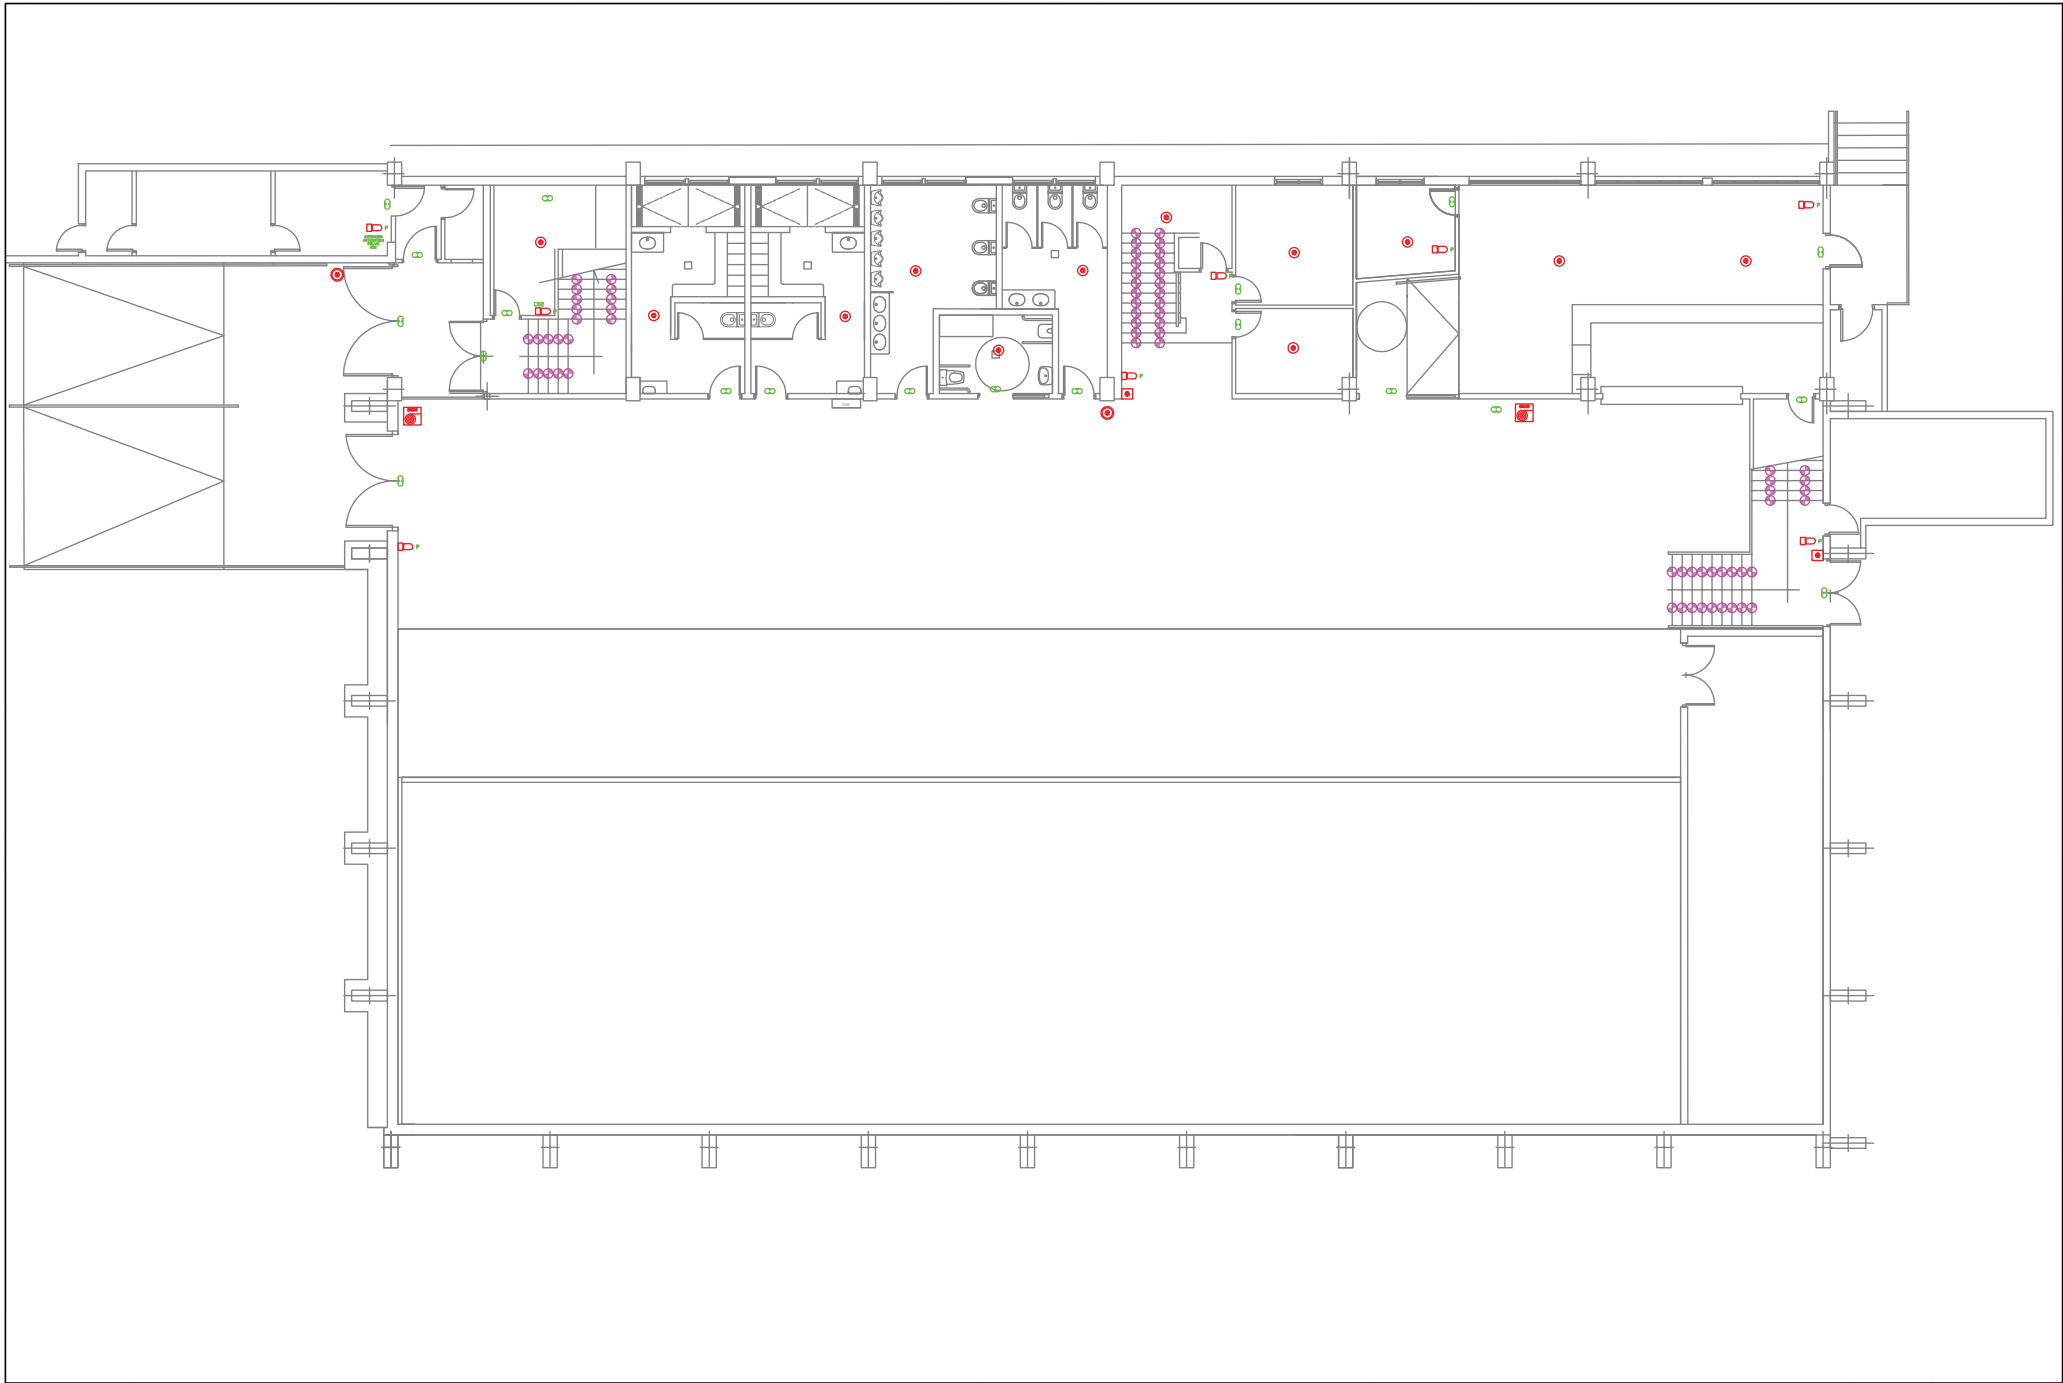

EXPEDIENTE EXPEDIENTE	DOCUMENTACIÓN FIN DE OBRA DE LA REMODELACIÓN DEL FRONTÓN MUNICIPAL DE LAS LLANAS -SESTAO-	VIVeRo CReAtivo arquitectos ASIER BARREDO VICENTE ARQUITECTO COLEGIADO Nº 3.395 COAVN		PLANO PLANO	PLANTA BAJA. INSTALACIÓN DE PROTECCIÓN CONTRA INCENDIOS	ZK. / N° 013	ESKALA ESCALA E 1/150
							DATA FECHA DICIEMBRE 2020

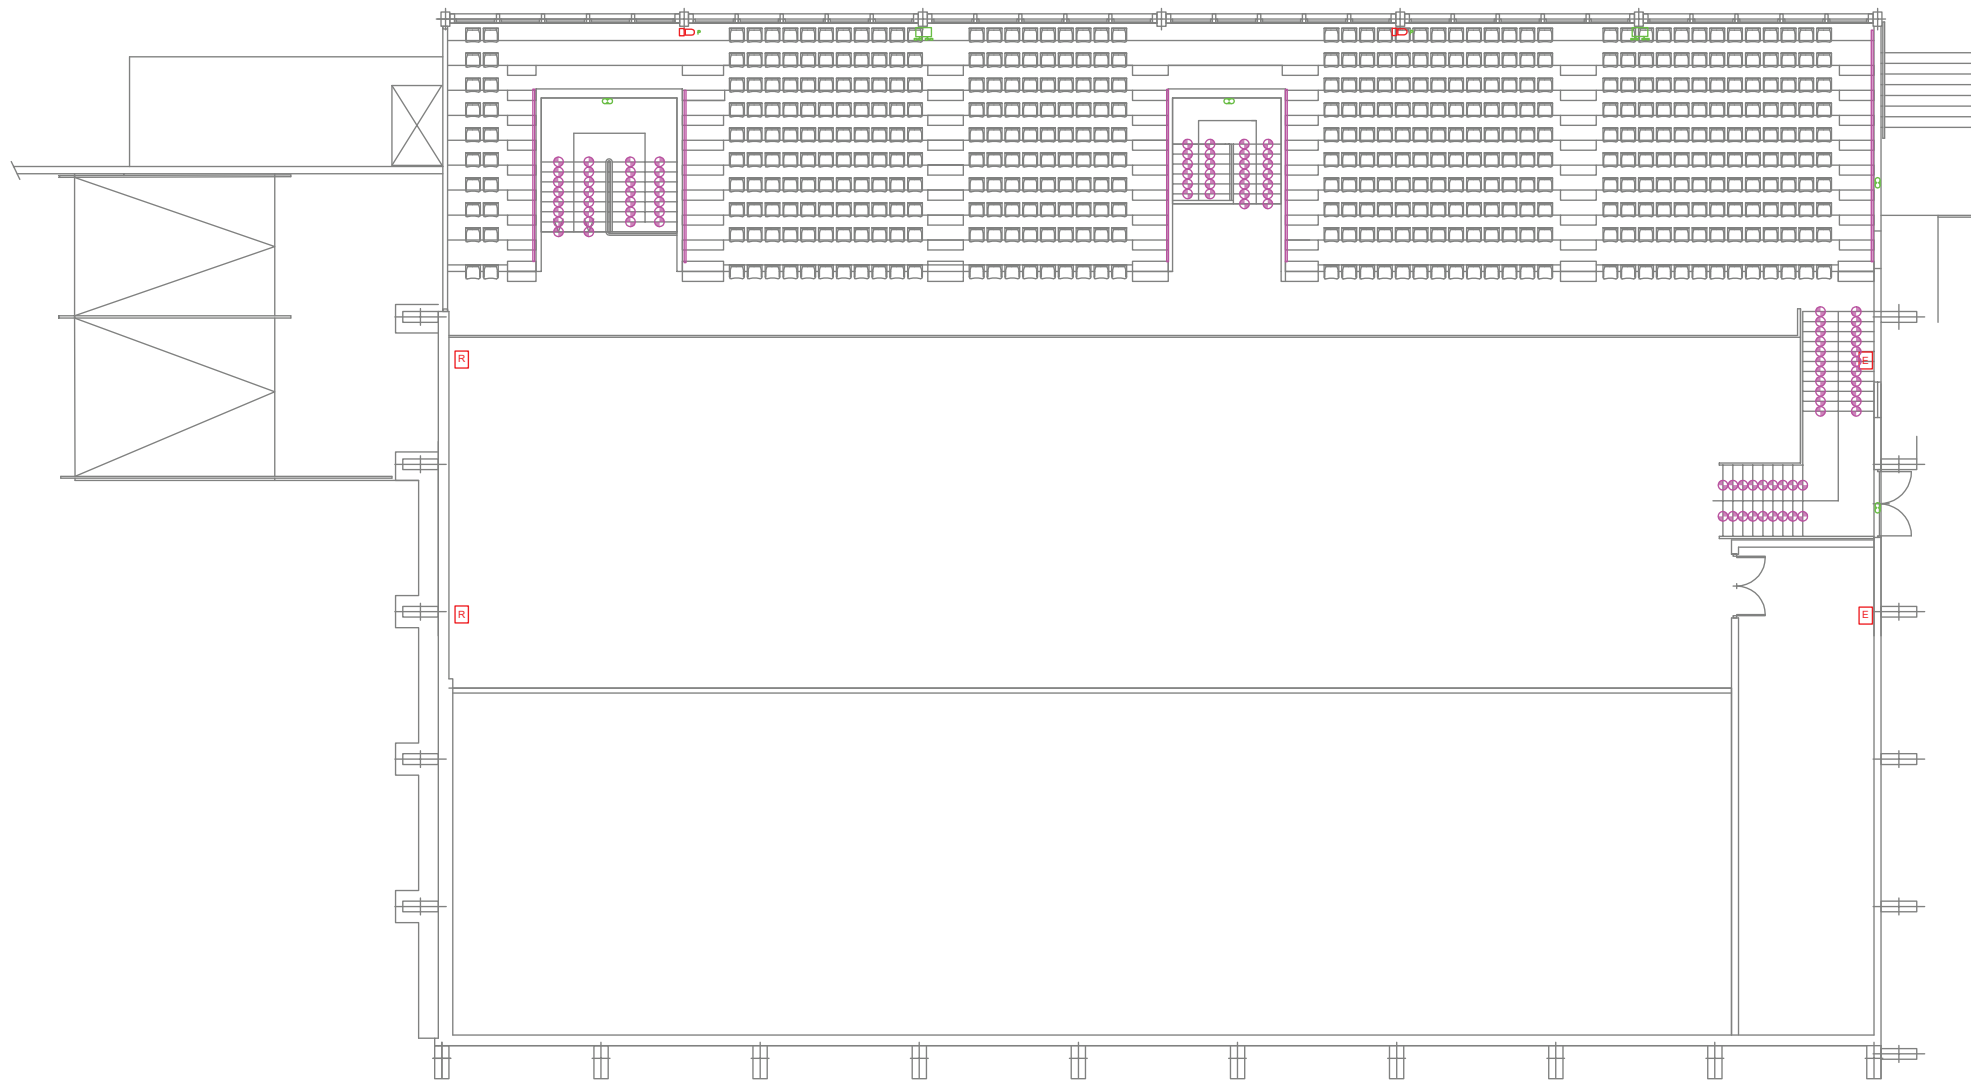

ESPEDIENTE EXPEDIENTE	DOCUMENTACIÓN FIN DE OBRA DE LA REMODELACIÓN DEL FRONTÓN MUNICIPAL DE LAS LLANAS -SESTAO-	VIVEro CREATivo arquitectos ASIER BARREDO VICENTE ARQUITECTO COLEGIADO Nº 3.395 COAVN		PLANTA GRADERÍO, INSTALACIÓN DE PROTECCIÓN CONTRA INCENDIOS	ZK. / N° 014	ESKALA ESCALA E 1/150
OHARRENAK OBSERVACIONES						DATA FECHA DICIEMBRE 2020